

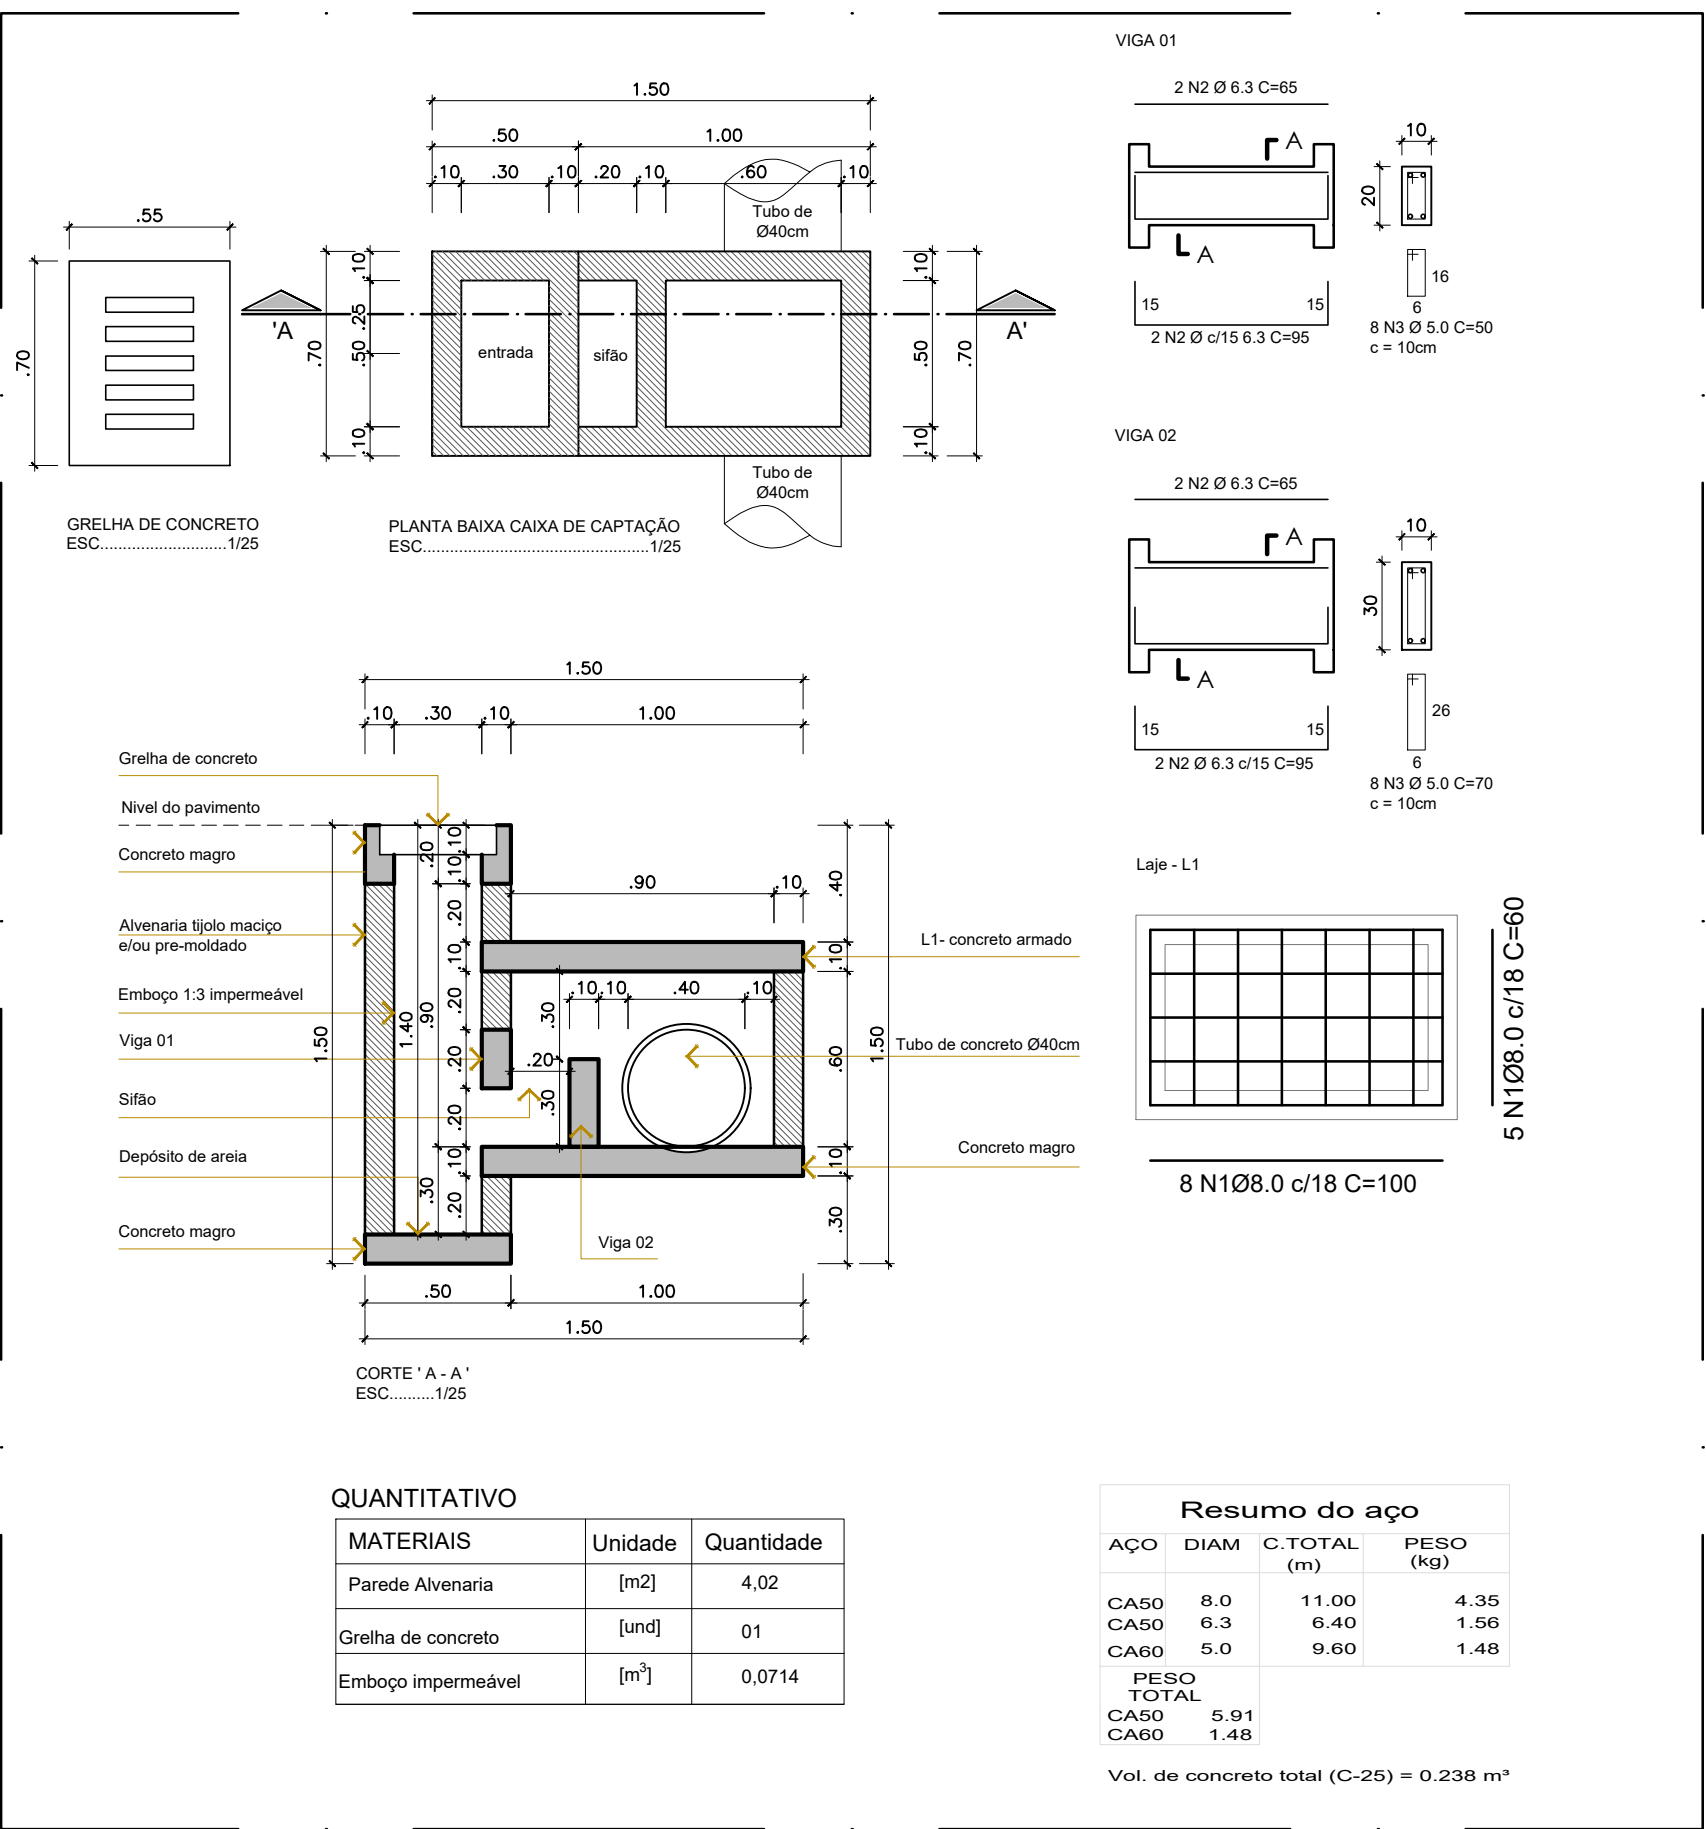


DET. 01 - CAIXA DE CAPTAÇÃO
ESCALA 1/25


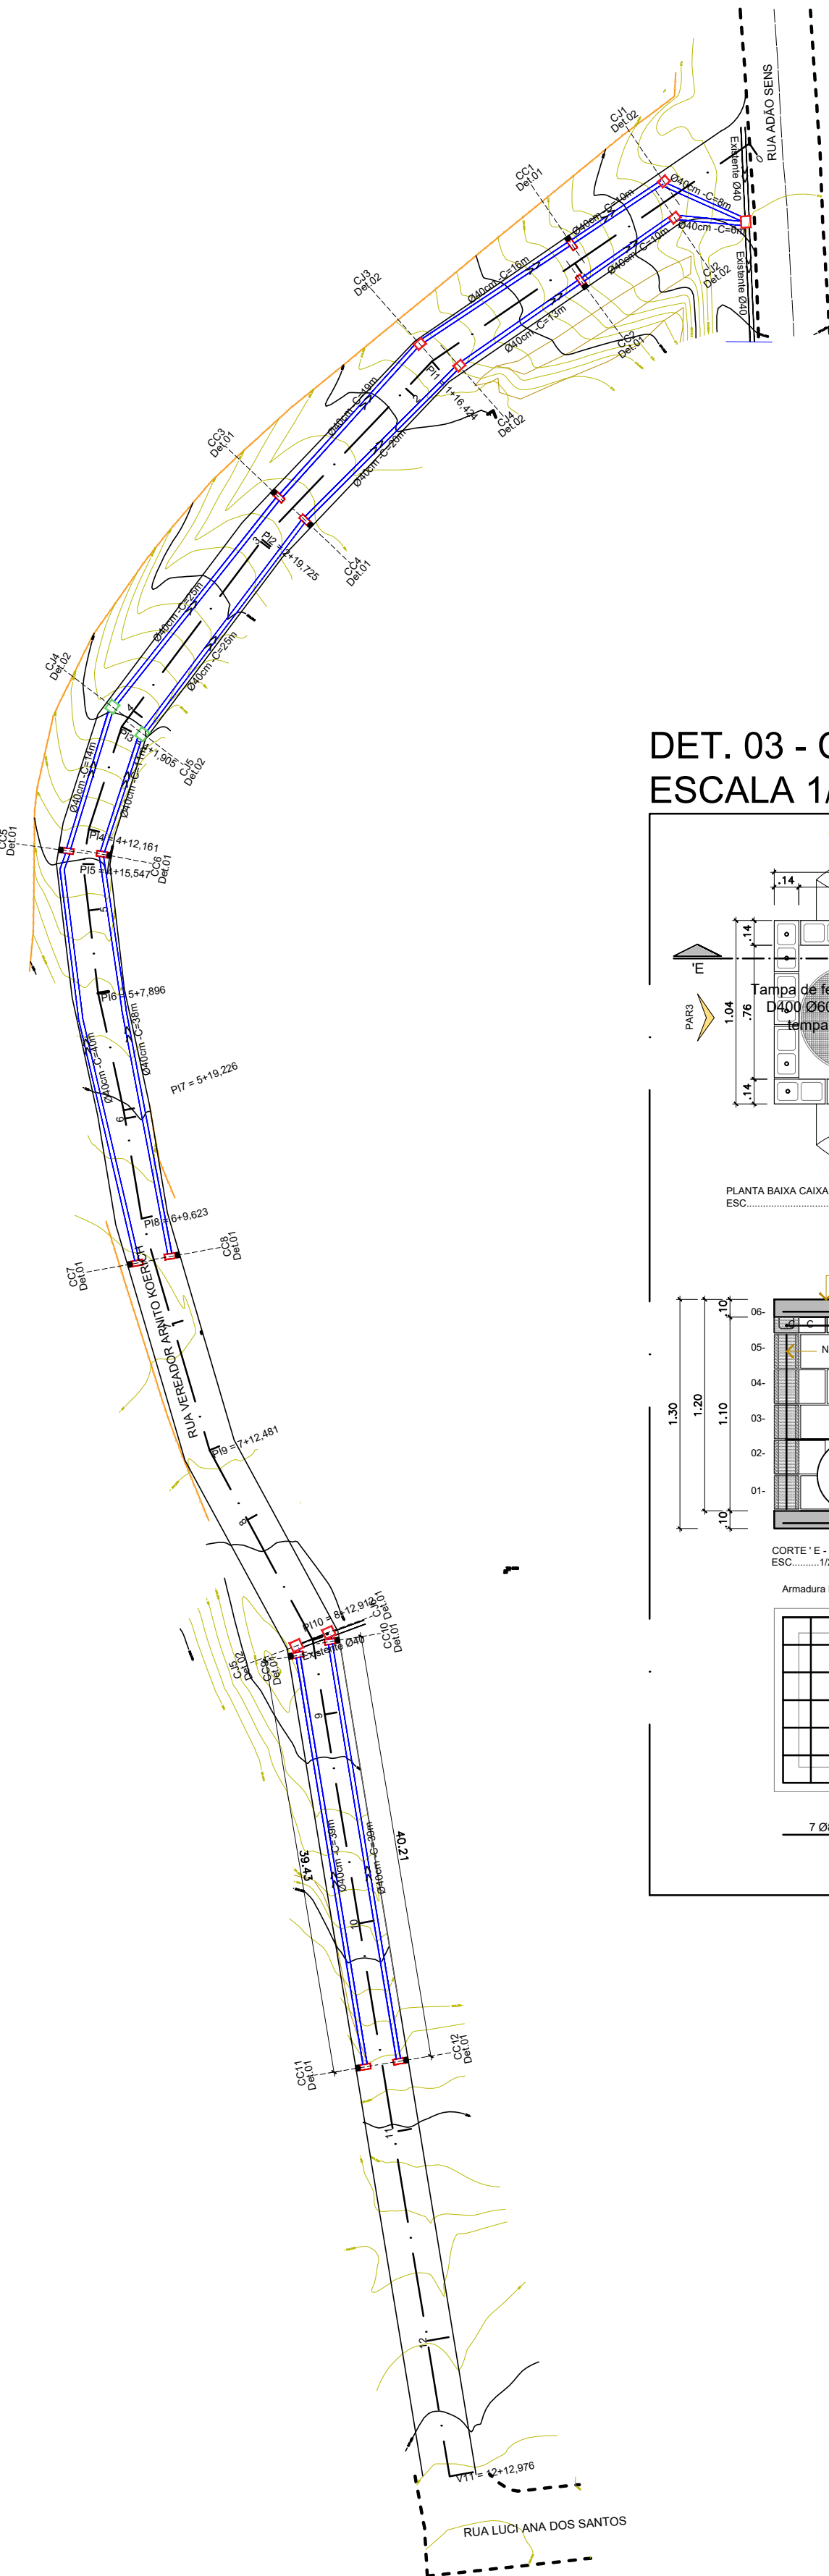


DET. 02 - CAIXA DE JUNÇÃO TUBO 40
ESCALA 1/25

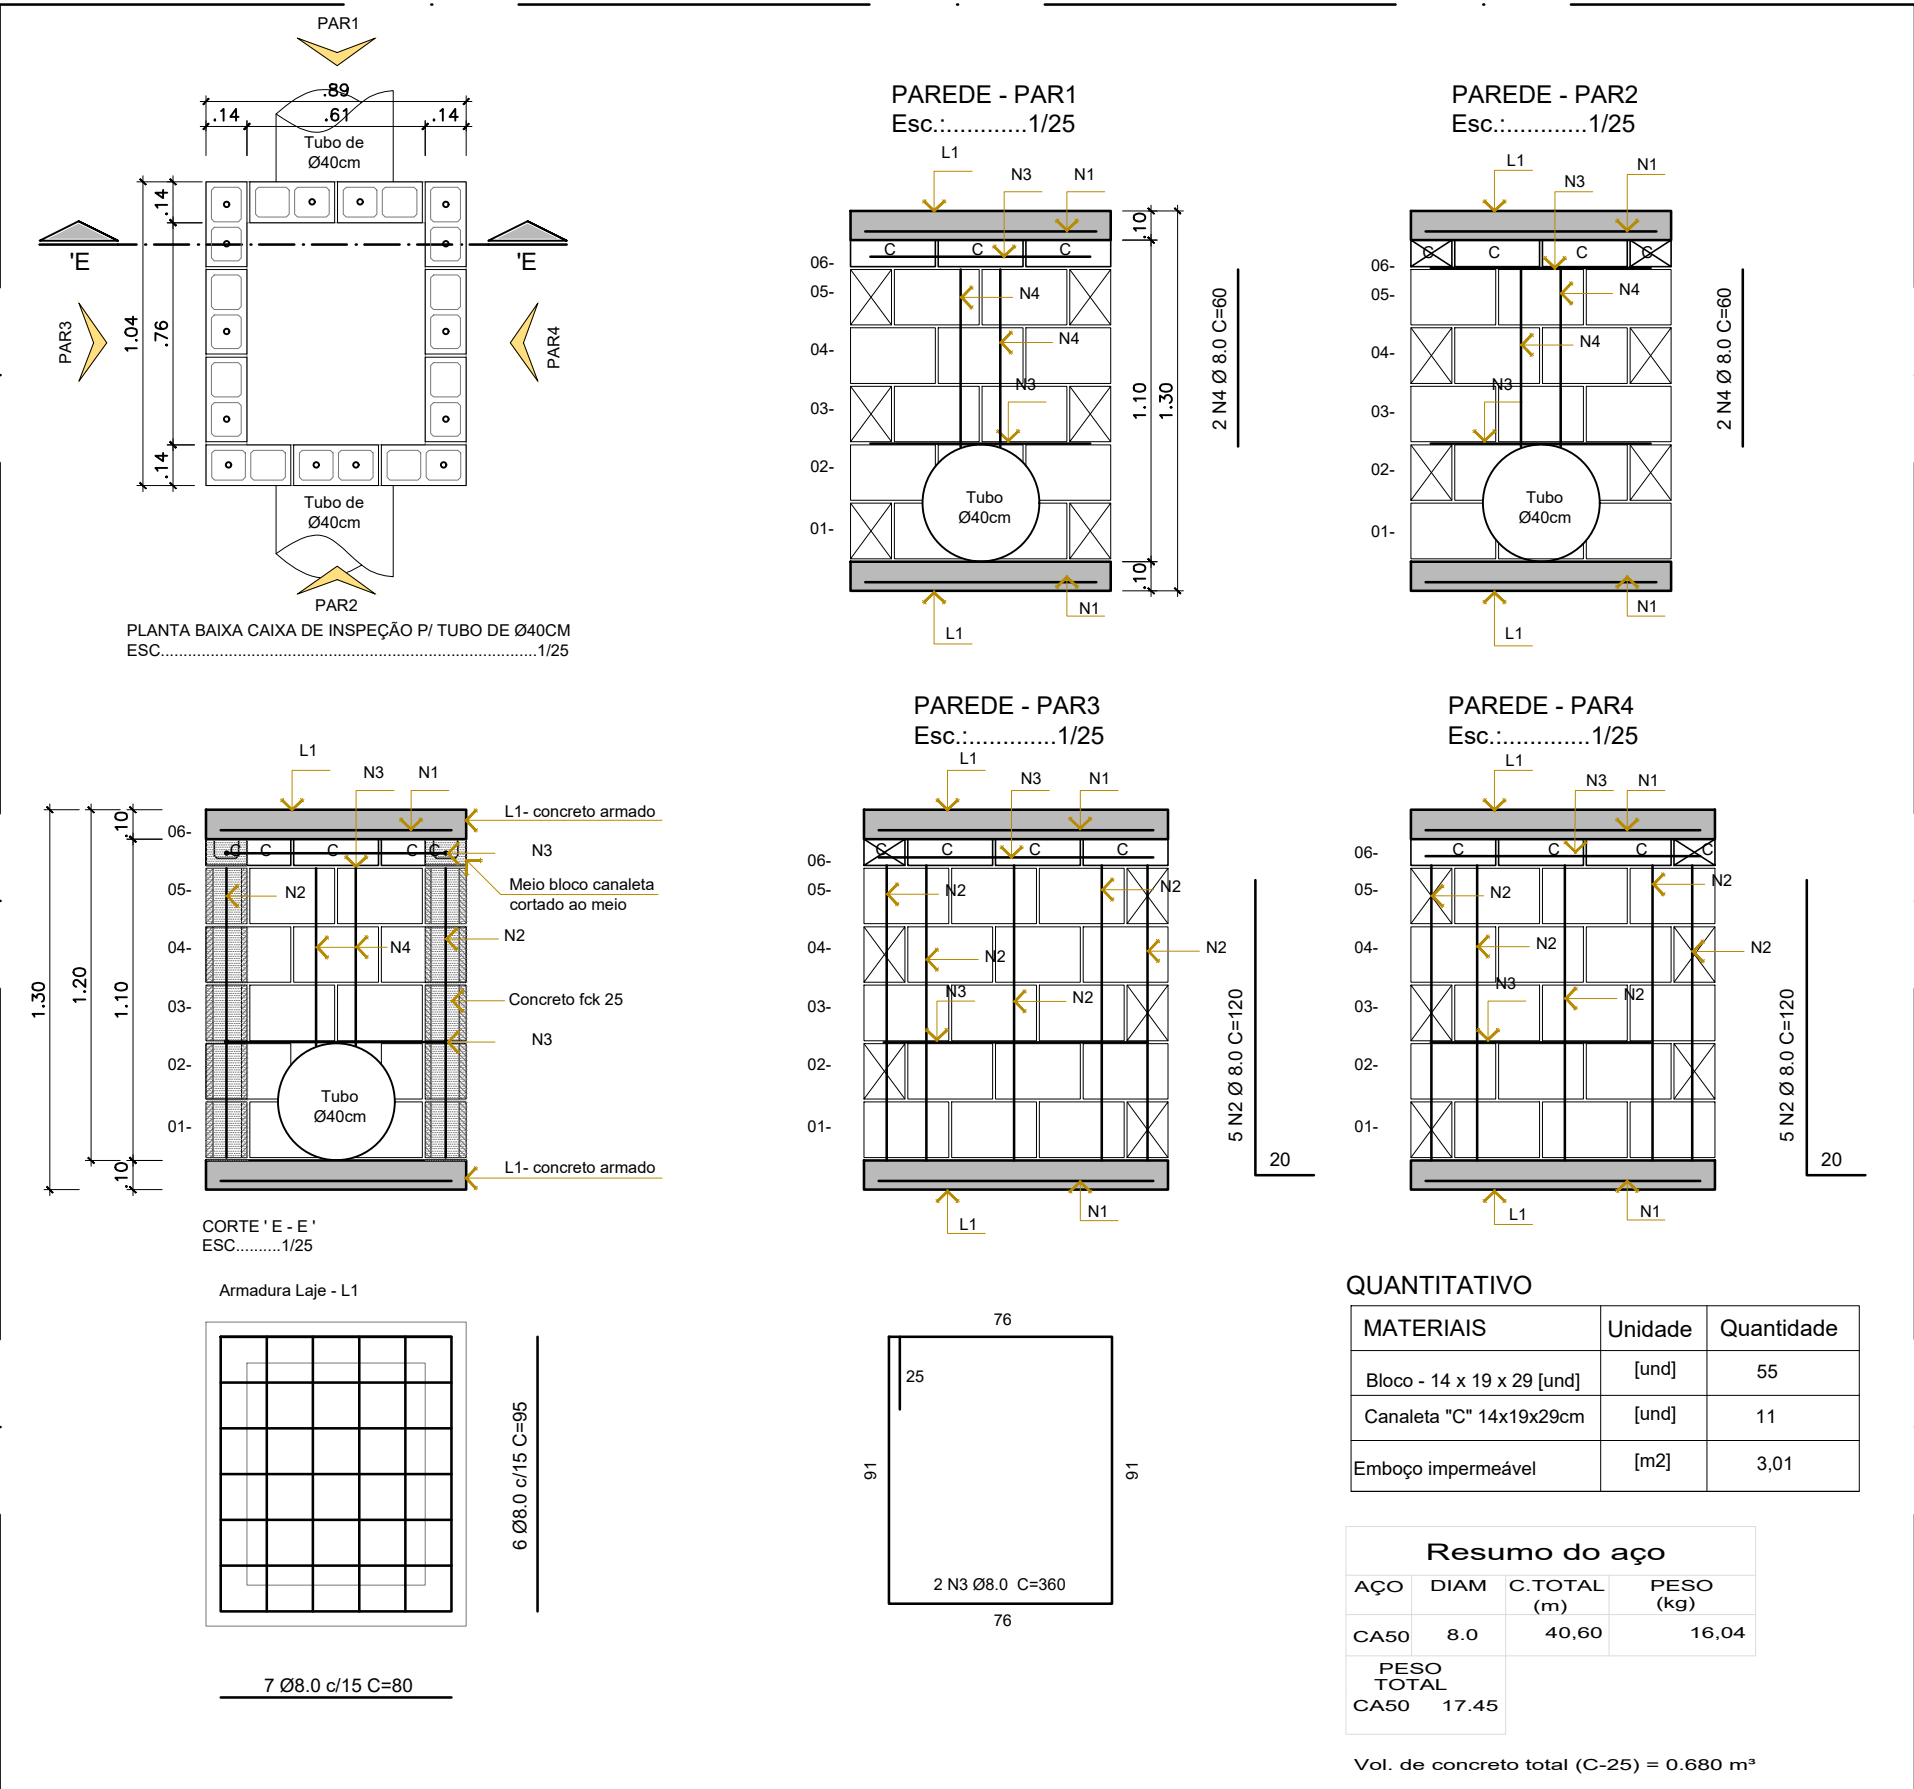

PLANTA BAIXA DRENAGEM
ESCALA 1:500

DET. 03 - CAIXA DE INSPEÇÃO TUBO 40
ESCALA 1/30

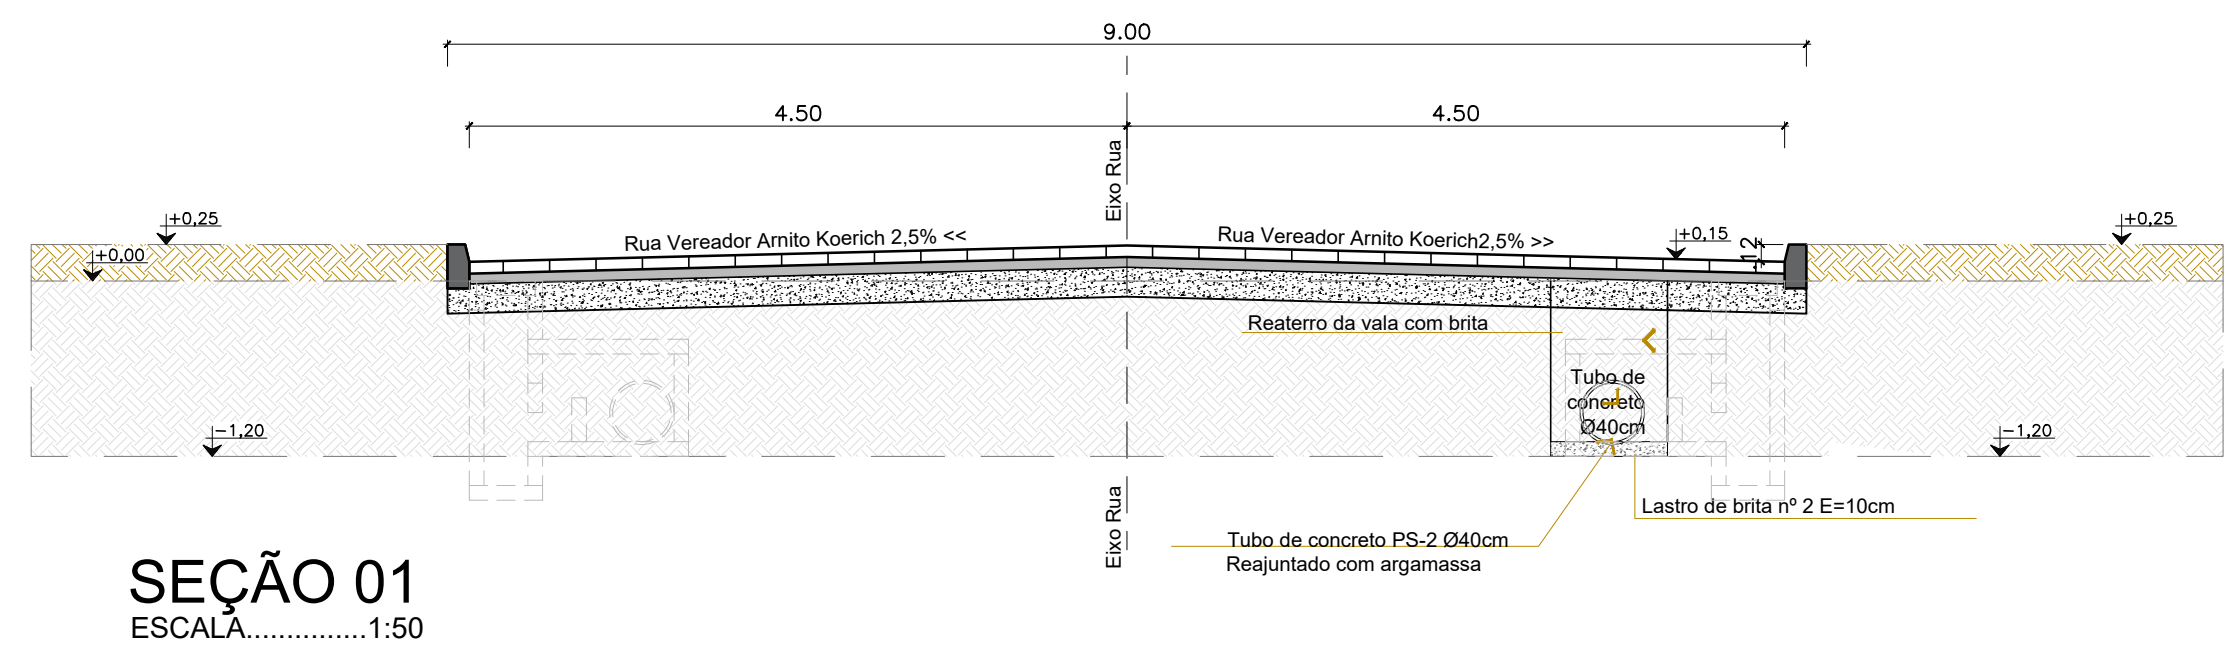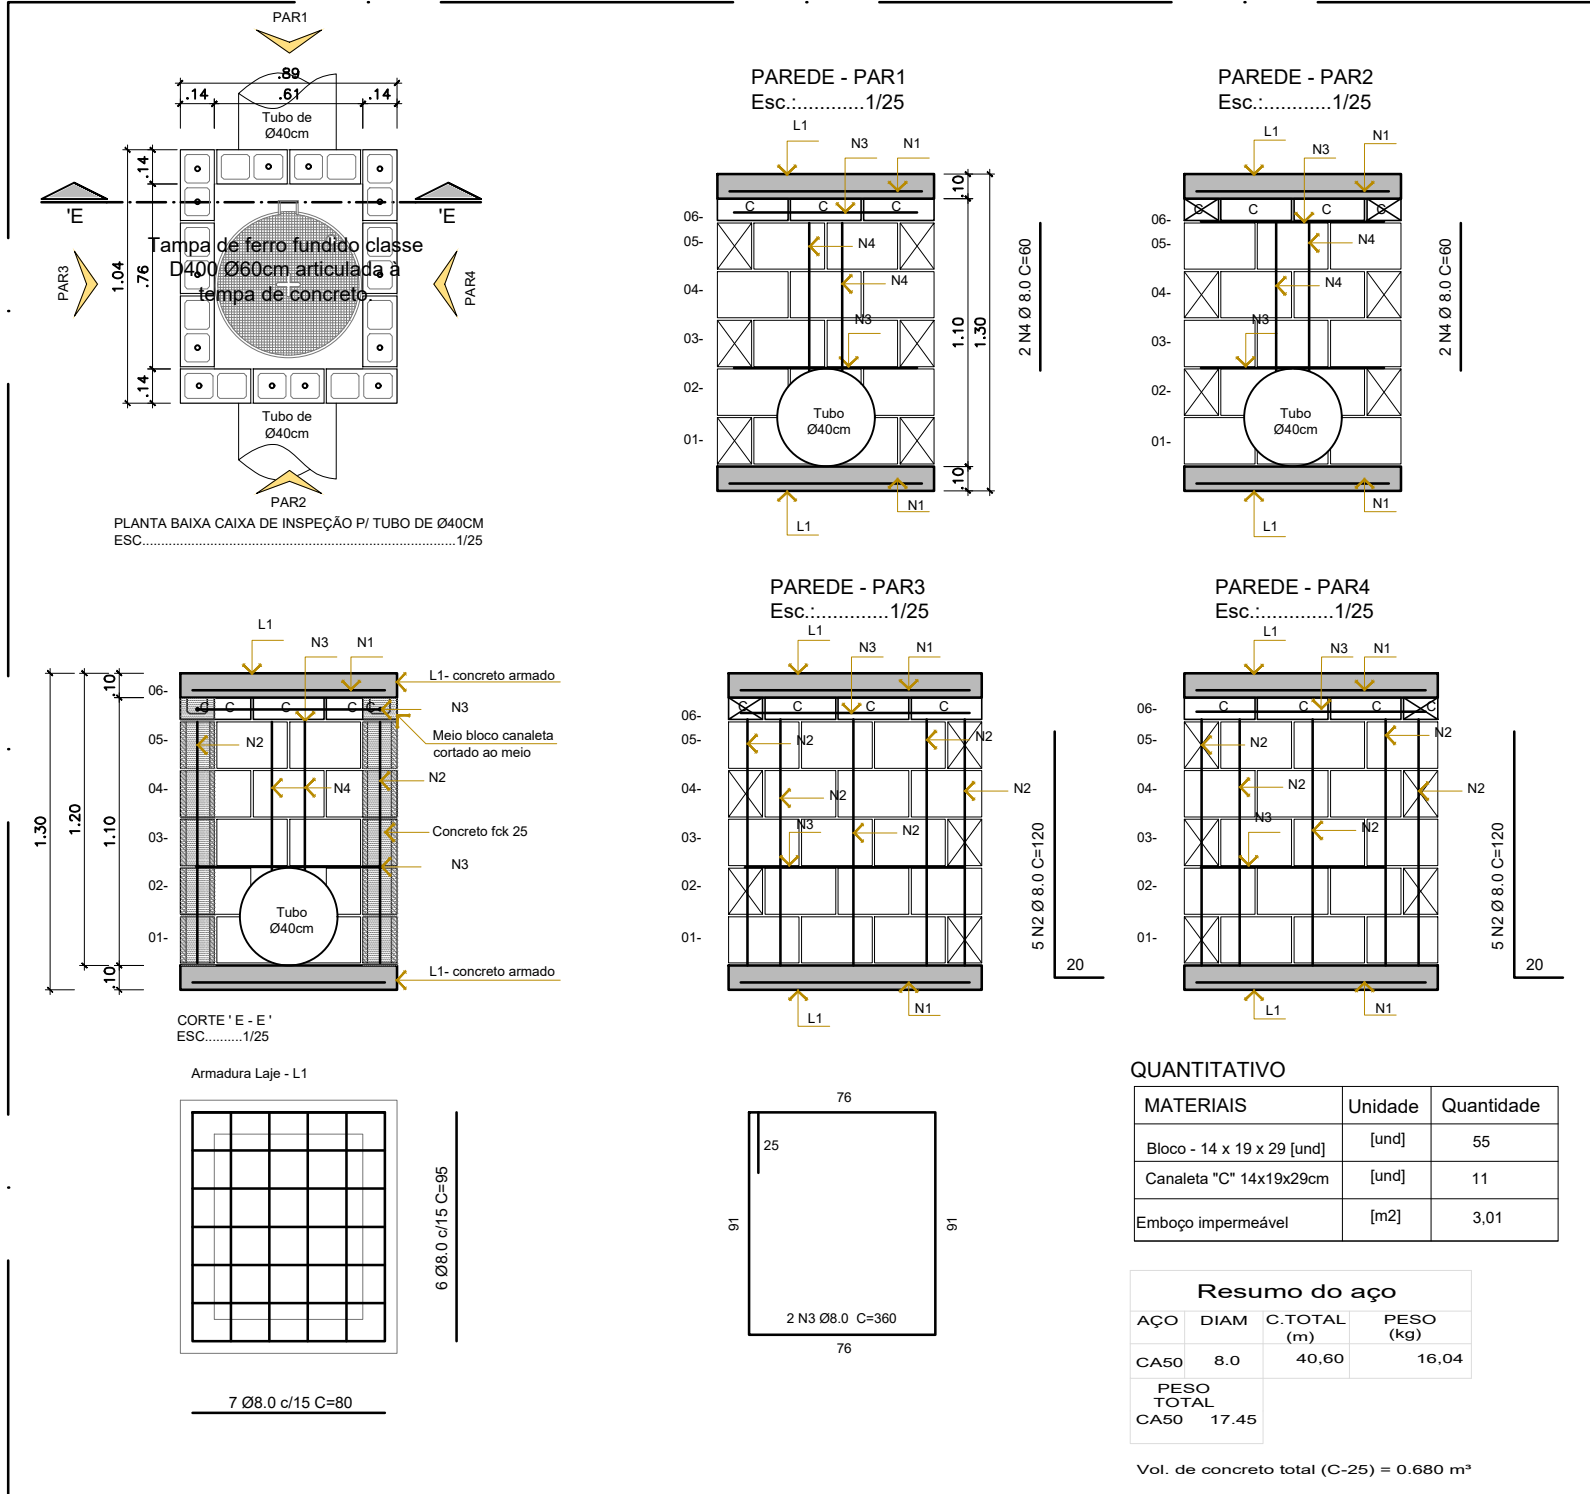

SEÇÃO 01
ESCALA 1:50

LEGENDA:

Código	Descrição	Unidades	Quantidade
	Tubo de Concreto PS-2 Ø 40cm (Berço com brita e aterro com brita)	m	333,00
	Tubo de Concreto Ø40cm Existente	-	-
	Caixa de Captação Det. 01	und	12
	Caixa de junção tubo de Ø40cm Det.02	und	06
	Caixa de Inspeção tubo de Ø40cm Det.03	und	02

Aprovações:

Representante Tomador

Geison Kurtz
Prefeito

Responsável técnico

Eva Scheila Mariani Esser

Revisão	Alteração	Desenhista	Data
02			
01			
00	Emissão Inicial	Eva	06/04/2026

PROJETO DRENAGEM

Engenheiro(a):

Eva Scheila Mariani Esser
CREA/SC: 146919-8

Email: planejamento@ituporanga.sc.com.br

Proprietário:

Prefeitura Municipal de Ituporanga

CNPJ: 83.102.640/0001-30

Uso:

PROJETO DRENAGEM

Endereço da obra:

Rua Vereador Arnito Koerich - Bairro Gruta- Ituporanga - SC

Referência:

Planta baixa drenagem Detalhes

Pavimentação
Rua Vereador Arnito Koerich

Desenho:

Eva

Área:

Extensão: 252,97m
Total: 1282,54m²

Data:

Abril / 2026

Escala:

Indicada

Prancha: A-1

01/01