




PLANTA BAIXA DRENAGEM
ESCALA.....1:200

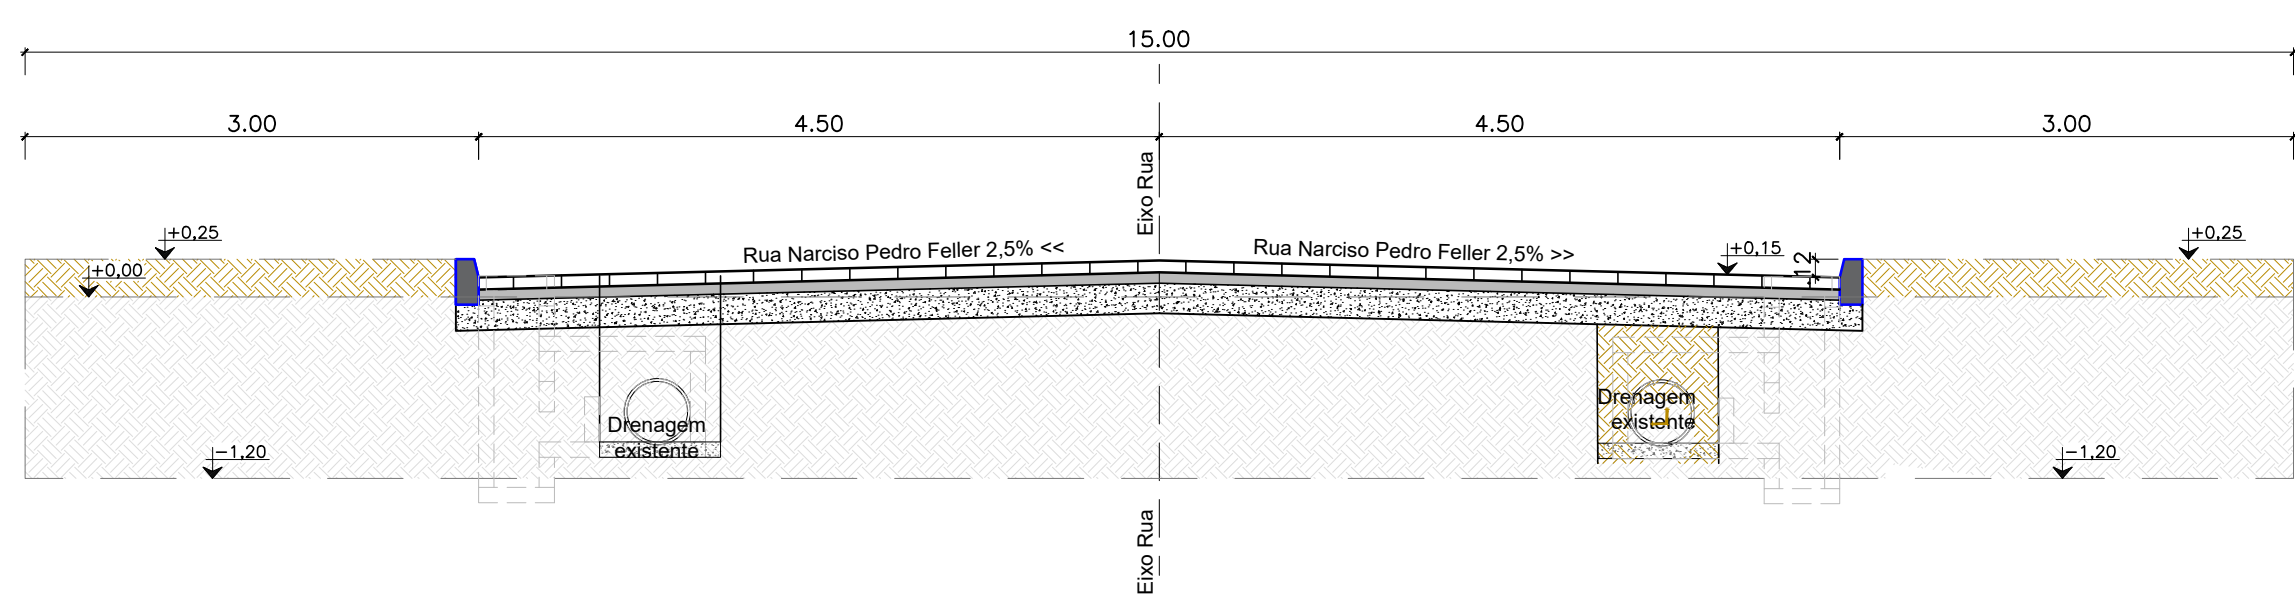

SEÇÃO 01
ESCALA.....1:50

DET. 01 - CAIXA DE CAPTAÇÃO
ESCALA 1/25

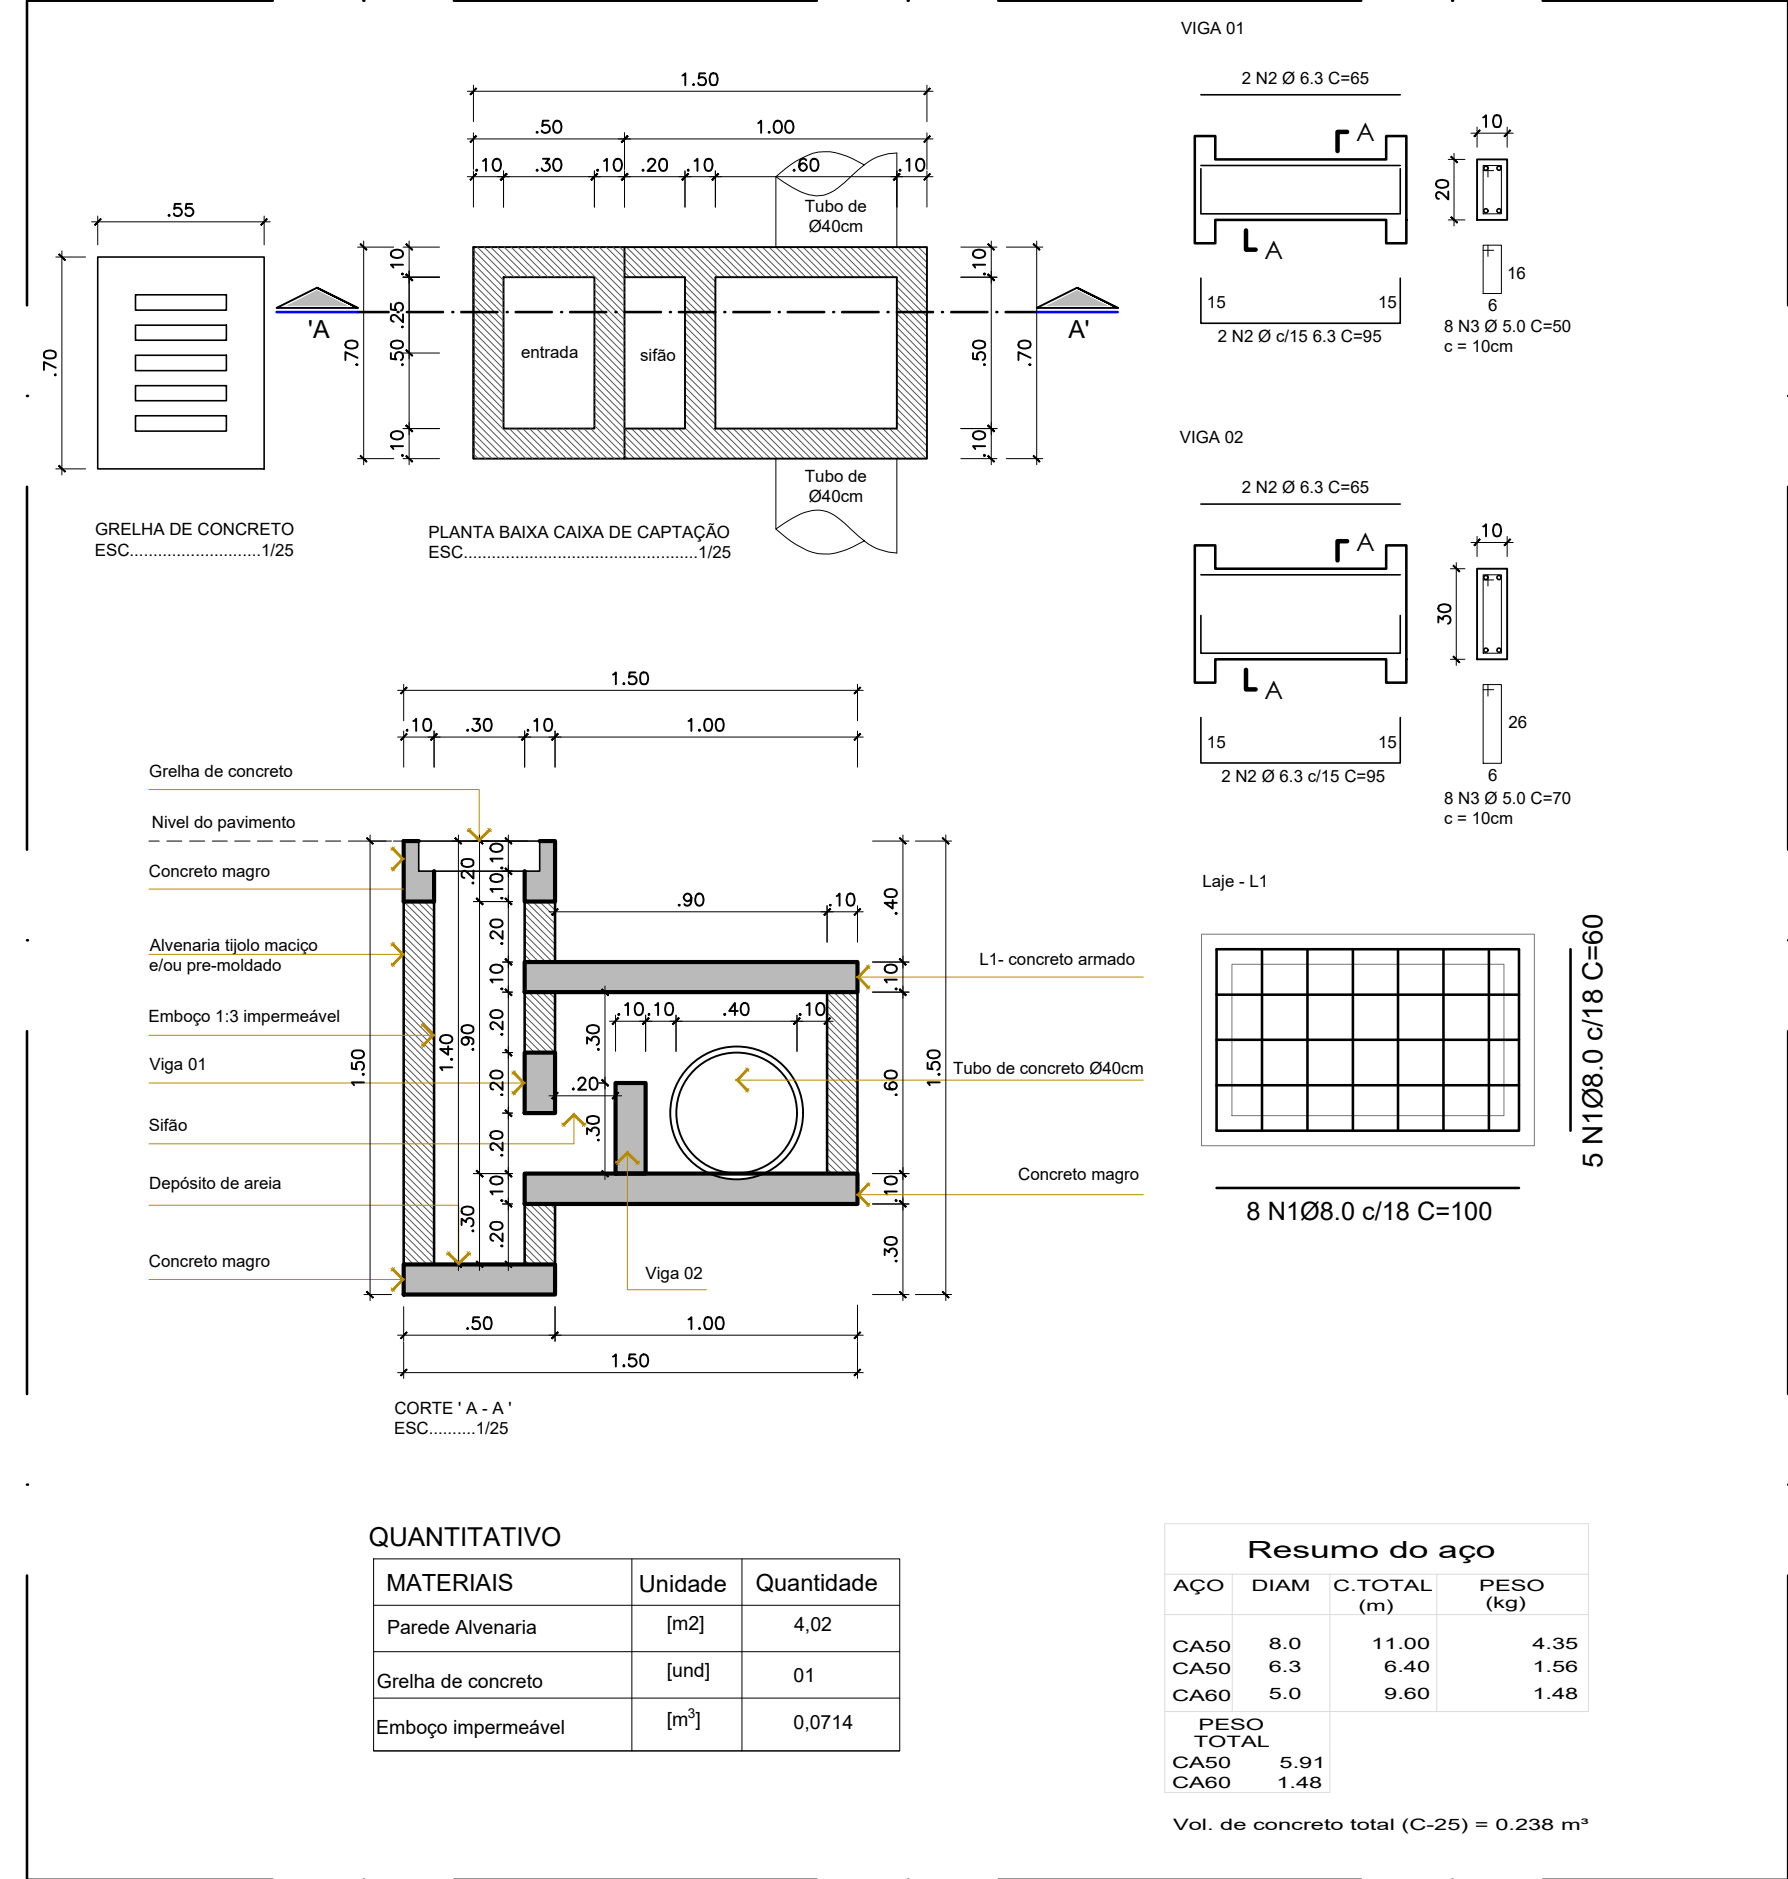

Código	Descrição	Unidades	Quantidade
	Caixa de Captação Det. 01	und	2

Aprovações:

Representante Tomador

Geison Kurtz
Prefeito

Responsável técnico

Eva Scheila Mariani Esser

Revisão	Alteração	Desenhista	Data
02			
01			
00	Emissão Inicial	Eva	10/08/2025

PROJETO DRENAGEM-EXECUTIVO

Engenheiro(a):

Eva Scheila Mariani Esser
CREA/SC: 146919-8

Email: planejamento@ituporanga.sc.com.br

Proprietário:
Prefeitura Municipal de Ituporanga

CNPJ: 83.102.640/0001-30

Uso:
PROJETO DRENAGEM

Endereço da obra:
Rua Narciso Pedro Feller, bairro Gabiroba - Ituporanga - SC

Referência:
Planta Drenagem
Legenda
Seção

Pavimentação da Rua Narciso Pedro Feller

Desenho:
Eva Scheila

Área:
Extensão:.....60,84m
Total:.....550,10m²

Data:
Agosto/ 2025

Escala:
Indicada

Prancha: A-1

01/01